

凡 例

記号	名 称	備考	記号	名 称	備考	記号	名 称	備考
	H U B B O X (600x500x210)		FW	ファイアーウォール		---	屋外Cat6Aケーブル(4P, UTP, エコ)水色	外皮黒色
	既設H U B B O X (600x500x210)		RT	ルーター		---	屋内Cat6Aケーブル(4P, UTP, エコ)緑色	
SW	P o E S W		AP	無線L A Nアクセスポイント		---	屋内Cat5eケーブル(4P, UTP, エコ)青色	
SW	既設P o E S W		AP	既設無線L A Nアクセスポイント		---	既設屋内Cat5eケーブル(4P, UTP, エコ)青色	
L 3	既設L 3 - S W							



訂正					





日付 令和2年10月31日	縮尺 NONE	工事名称 志木市立小・中学校 情報通信ネットワーク機器環境施設整備工事	図面番号
		図面名称 志木第二中学校 ネットワーク系統図	整理番号 10-000



凡 例

記号	名 称	備考	記号	名 称	備考
	既設サーバラック			無線LANアクセスポイント	
	HUBBOX (600x500x210)			既設無線LANアクセスポイント	
	既設HUBBOX (600x500x210)			既設ブルボックス	
	PoESW			立上り/立下り (他階間)	
	既設PoESW				
	既設L3-SW			屋外Cat6Aケーブル(4P, UTP, エコ)水色	外皮黒色
	ファイアーウォール			屋内Cat6Aケーブル(4P, UTP, エコ)緑色	
	ルータ			屋内Cat5eケーブル(4P, UTP, エコ)青色	

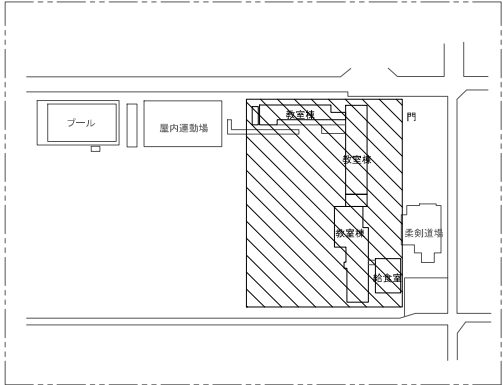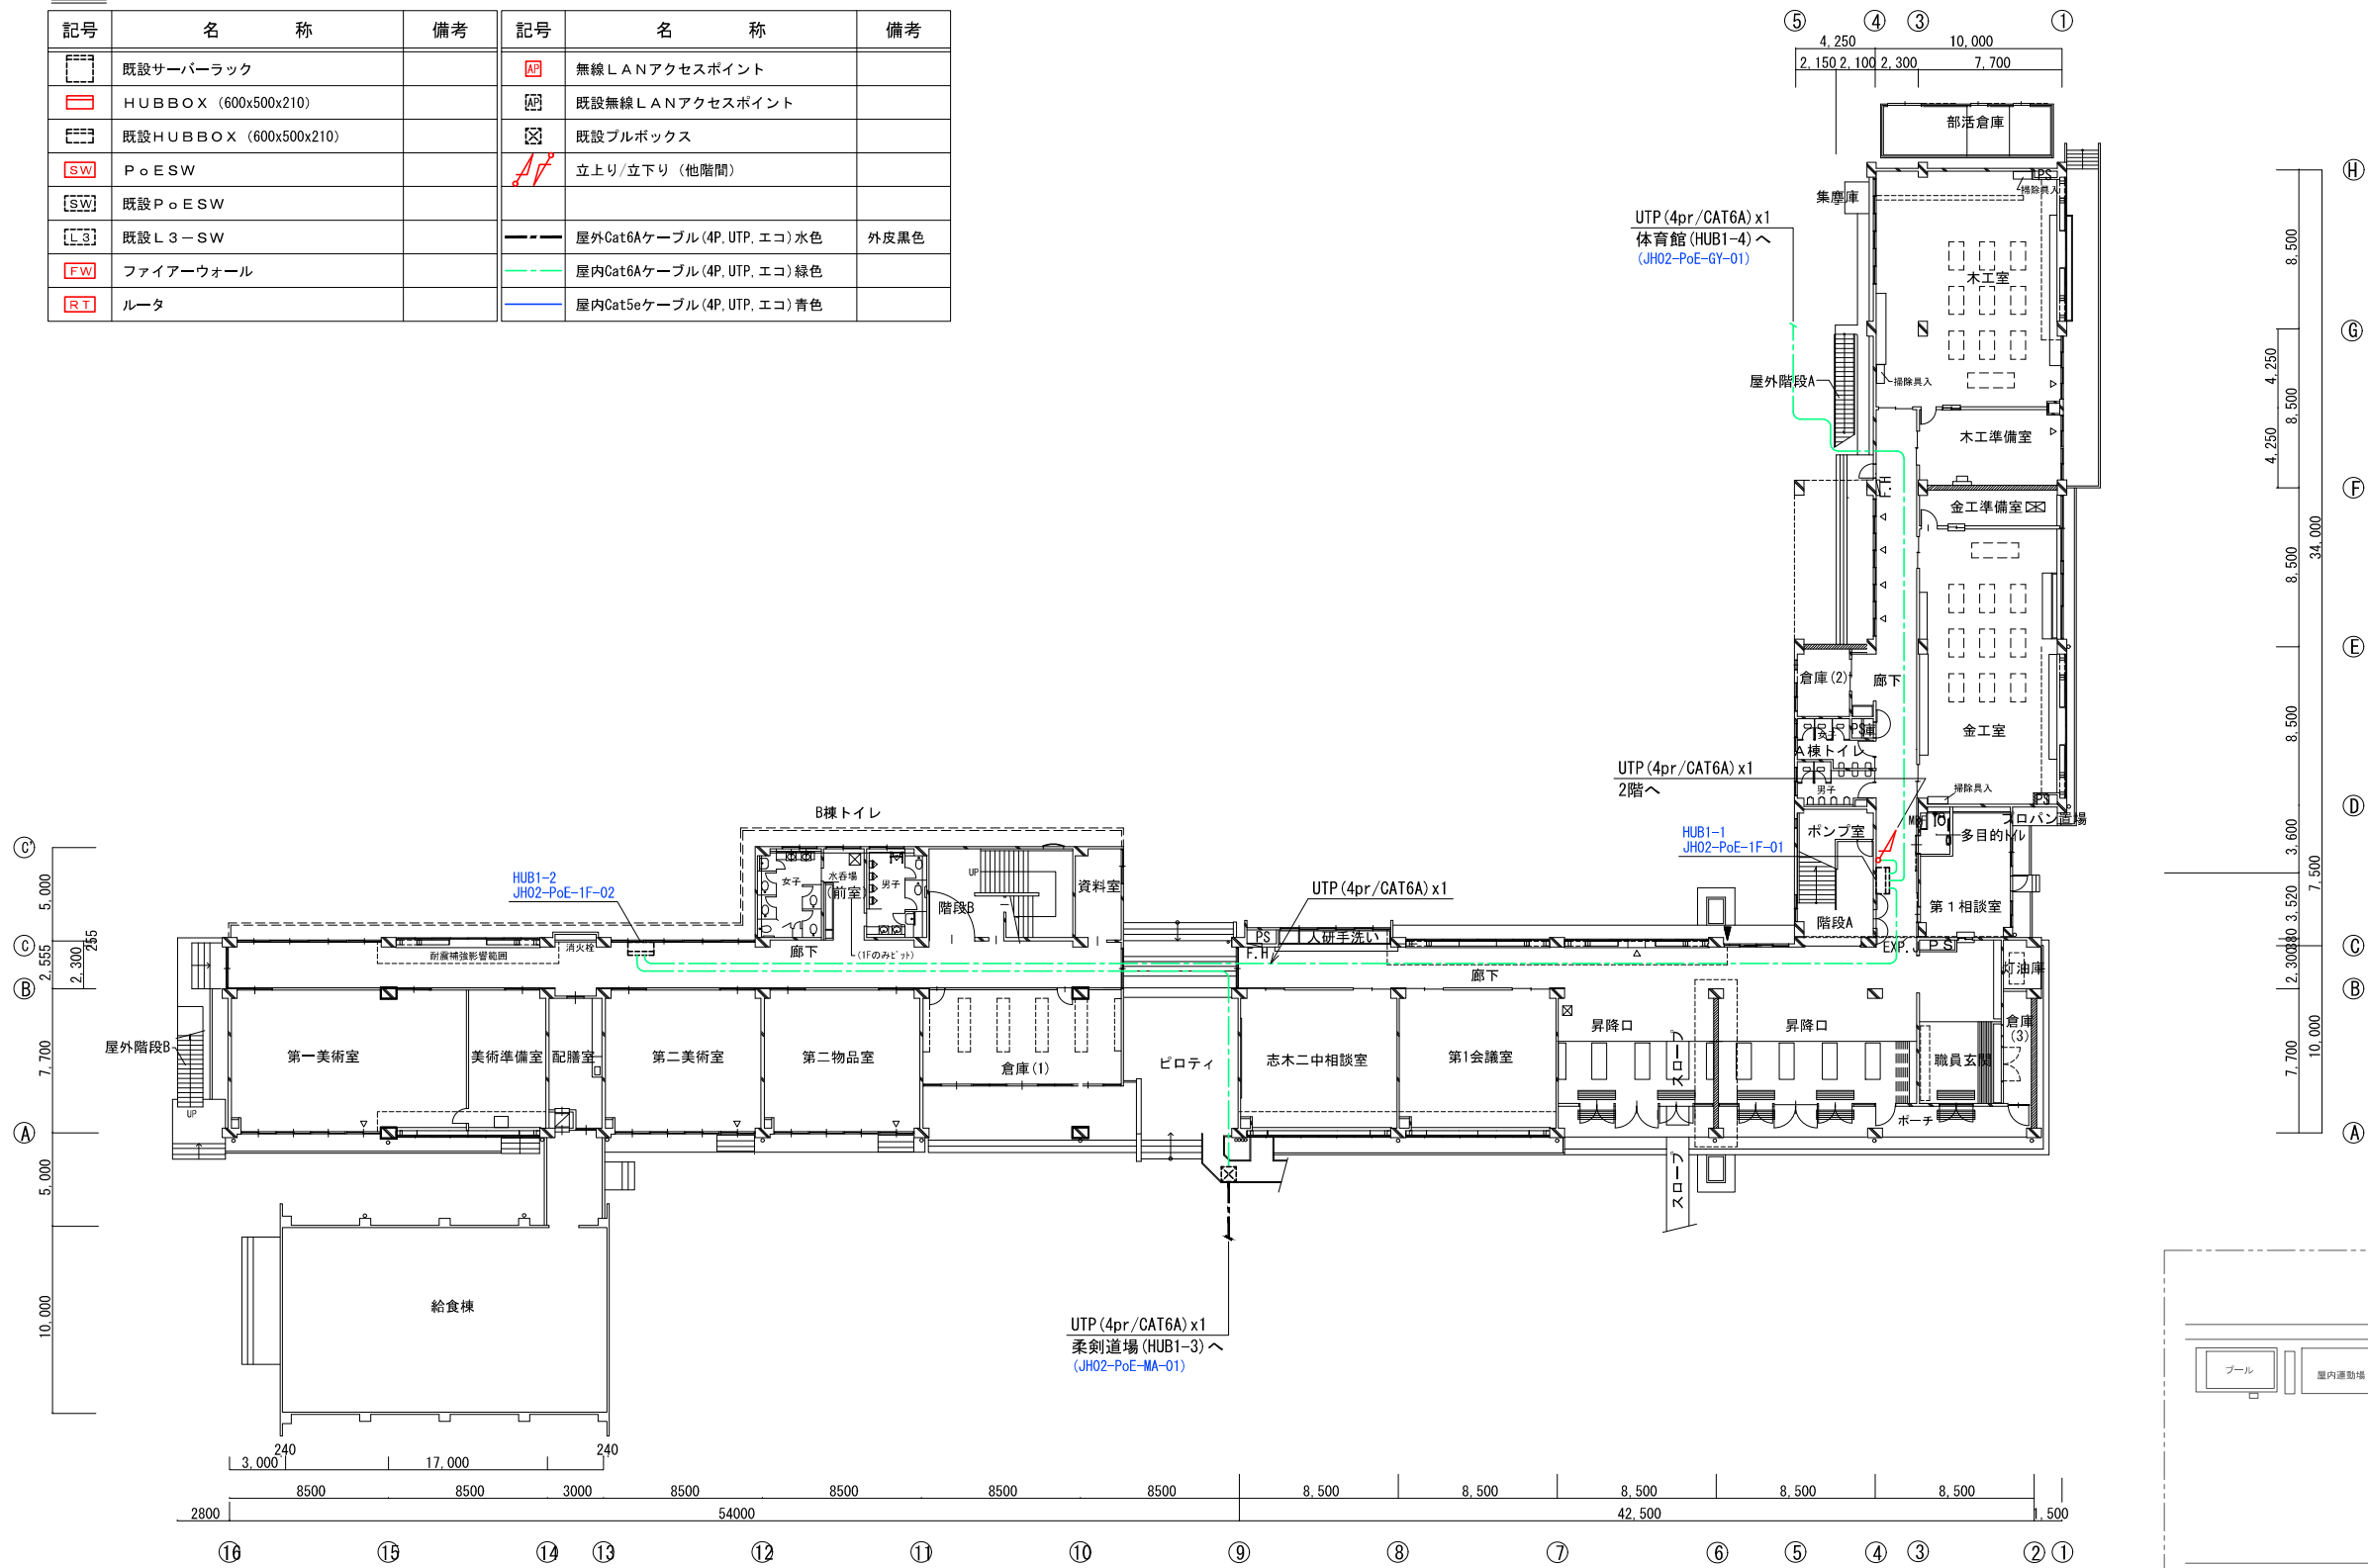

=KEY PLAN=

訂正					


住友電設株式会社

日付 令和2年10月31日 平成21年3月時点	縮尺 A3:1/400	工事名称 志木市立小・中学校 情報通信ネットワーク機器環境施設整備工事 図面名称 志木第二中学校 1階配線図	図面番号 整理番号 10-001
-------------------------------	----------------	--	------------------------



凡 例

記号	名 称	備考	記号	名 称	備考
	既設サーバラック			無線LANアクセスポイント	
	HUBBOX (600x500x210)			既設無線LANアクセスポイント	
	既設HUBBOX (600x500x210)			既設ブルボックス	
	PoE SW			立上り/立下り (他階間)	
	既設PoE SW				
	既設L3-SW			屋外Cat6Aケーブル (4P, UTP, エコ) 水色	外皮黒色
	ファイアウォール			屋内Cat6Aケーブル (4P, UTP, エコ) 緑色	
	ルータ			屋内Cat5eケーブル (4P, UTP, エコ) 青色	

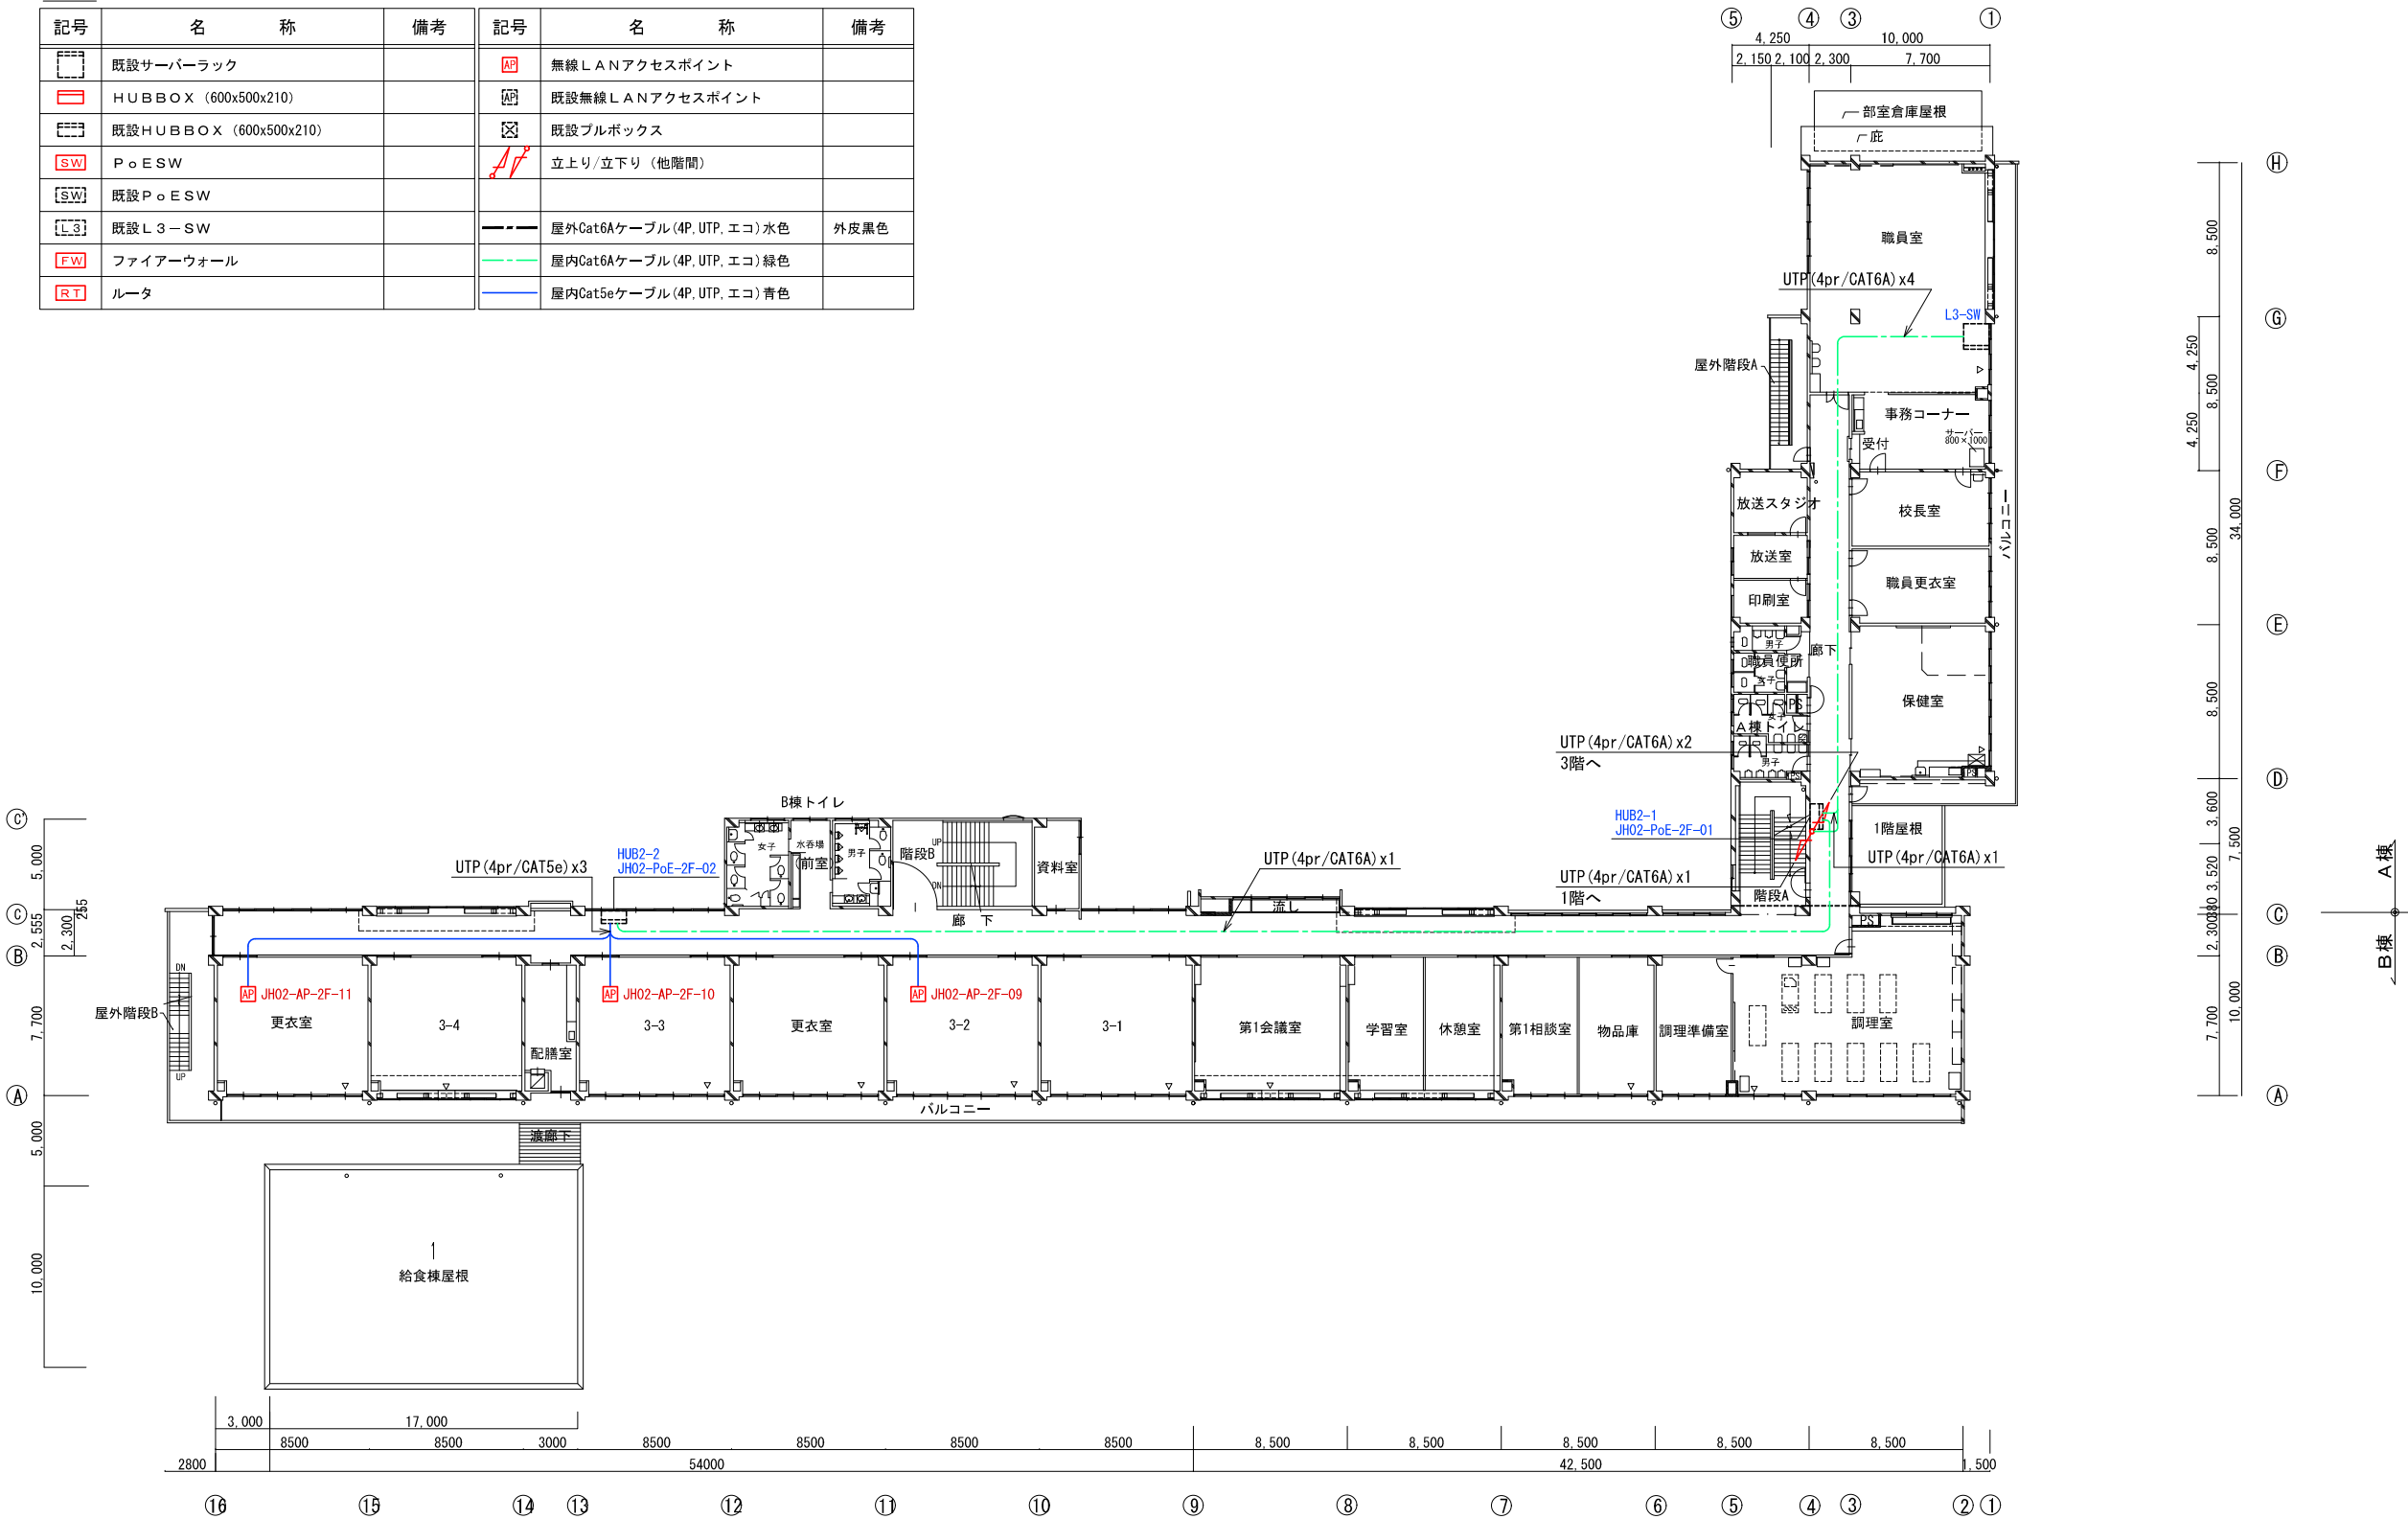


訂正					

住友電設株式会社

日付 令和2年10月31日 平成21年3月時点	縮尺 A3:1/400	工事名称 志木市立小・中学校 情報通信ネットワーク機器環境施設整備工事 図面名称 志木第二中学校 2階配線図	図面番号 整理番号 10-002
-------------------------------	----------------	--	------------------------



⑤	④	③	①
4,250		10,000	
2,150	2,100	2,300	7,700

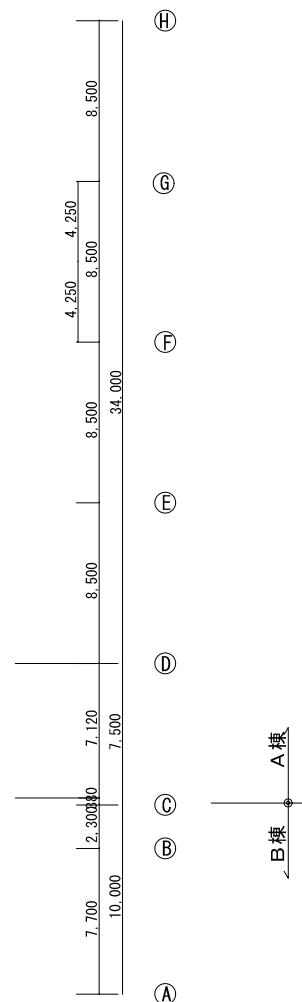


訂正					 住友電設株式会社	日付 令和2年10月31日	縮尺 A3:1/400	工事名称 志木市立小・中学校 情報通信ネットワーク機器環境施設整備工事	図面番号
						平成21年3月時点	図面名称 志木第二中学校 3階平面図	整理番号 10-003	



凡 例

記号	名 称	備考	記号	名 称	備考
	既設サーバラック			無線LANアクセスポイント	
	HUBBOX (600x500x210)			既設無線LANアクセスポイント	
	既設HUBBOX (600x500x210)			既設ブルボックス	
	PoESW			立上り/立下り (他階間)	
	既設PoESW				
	既設L3-SW			屋外Cat6Aケーブル(4P, UTP, エコ)水色	外皮黒色
	ファイアウォール			屋内Cat6Aケーブル(4P, UTP, エコ)緑色	
	ルータ			屋内Cat5eケーブル(4P, UTP, エコ)青色	

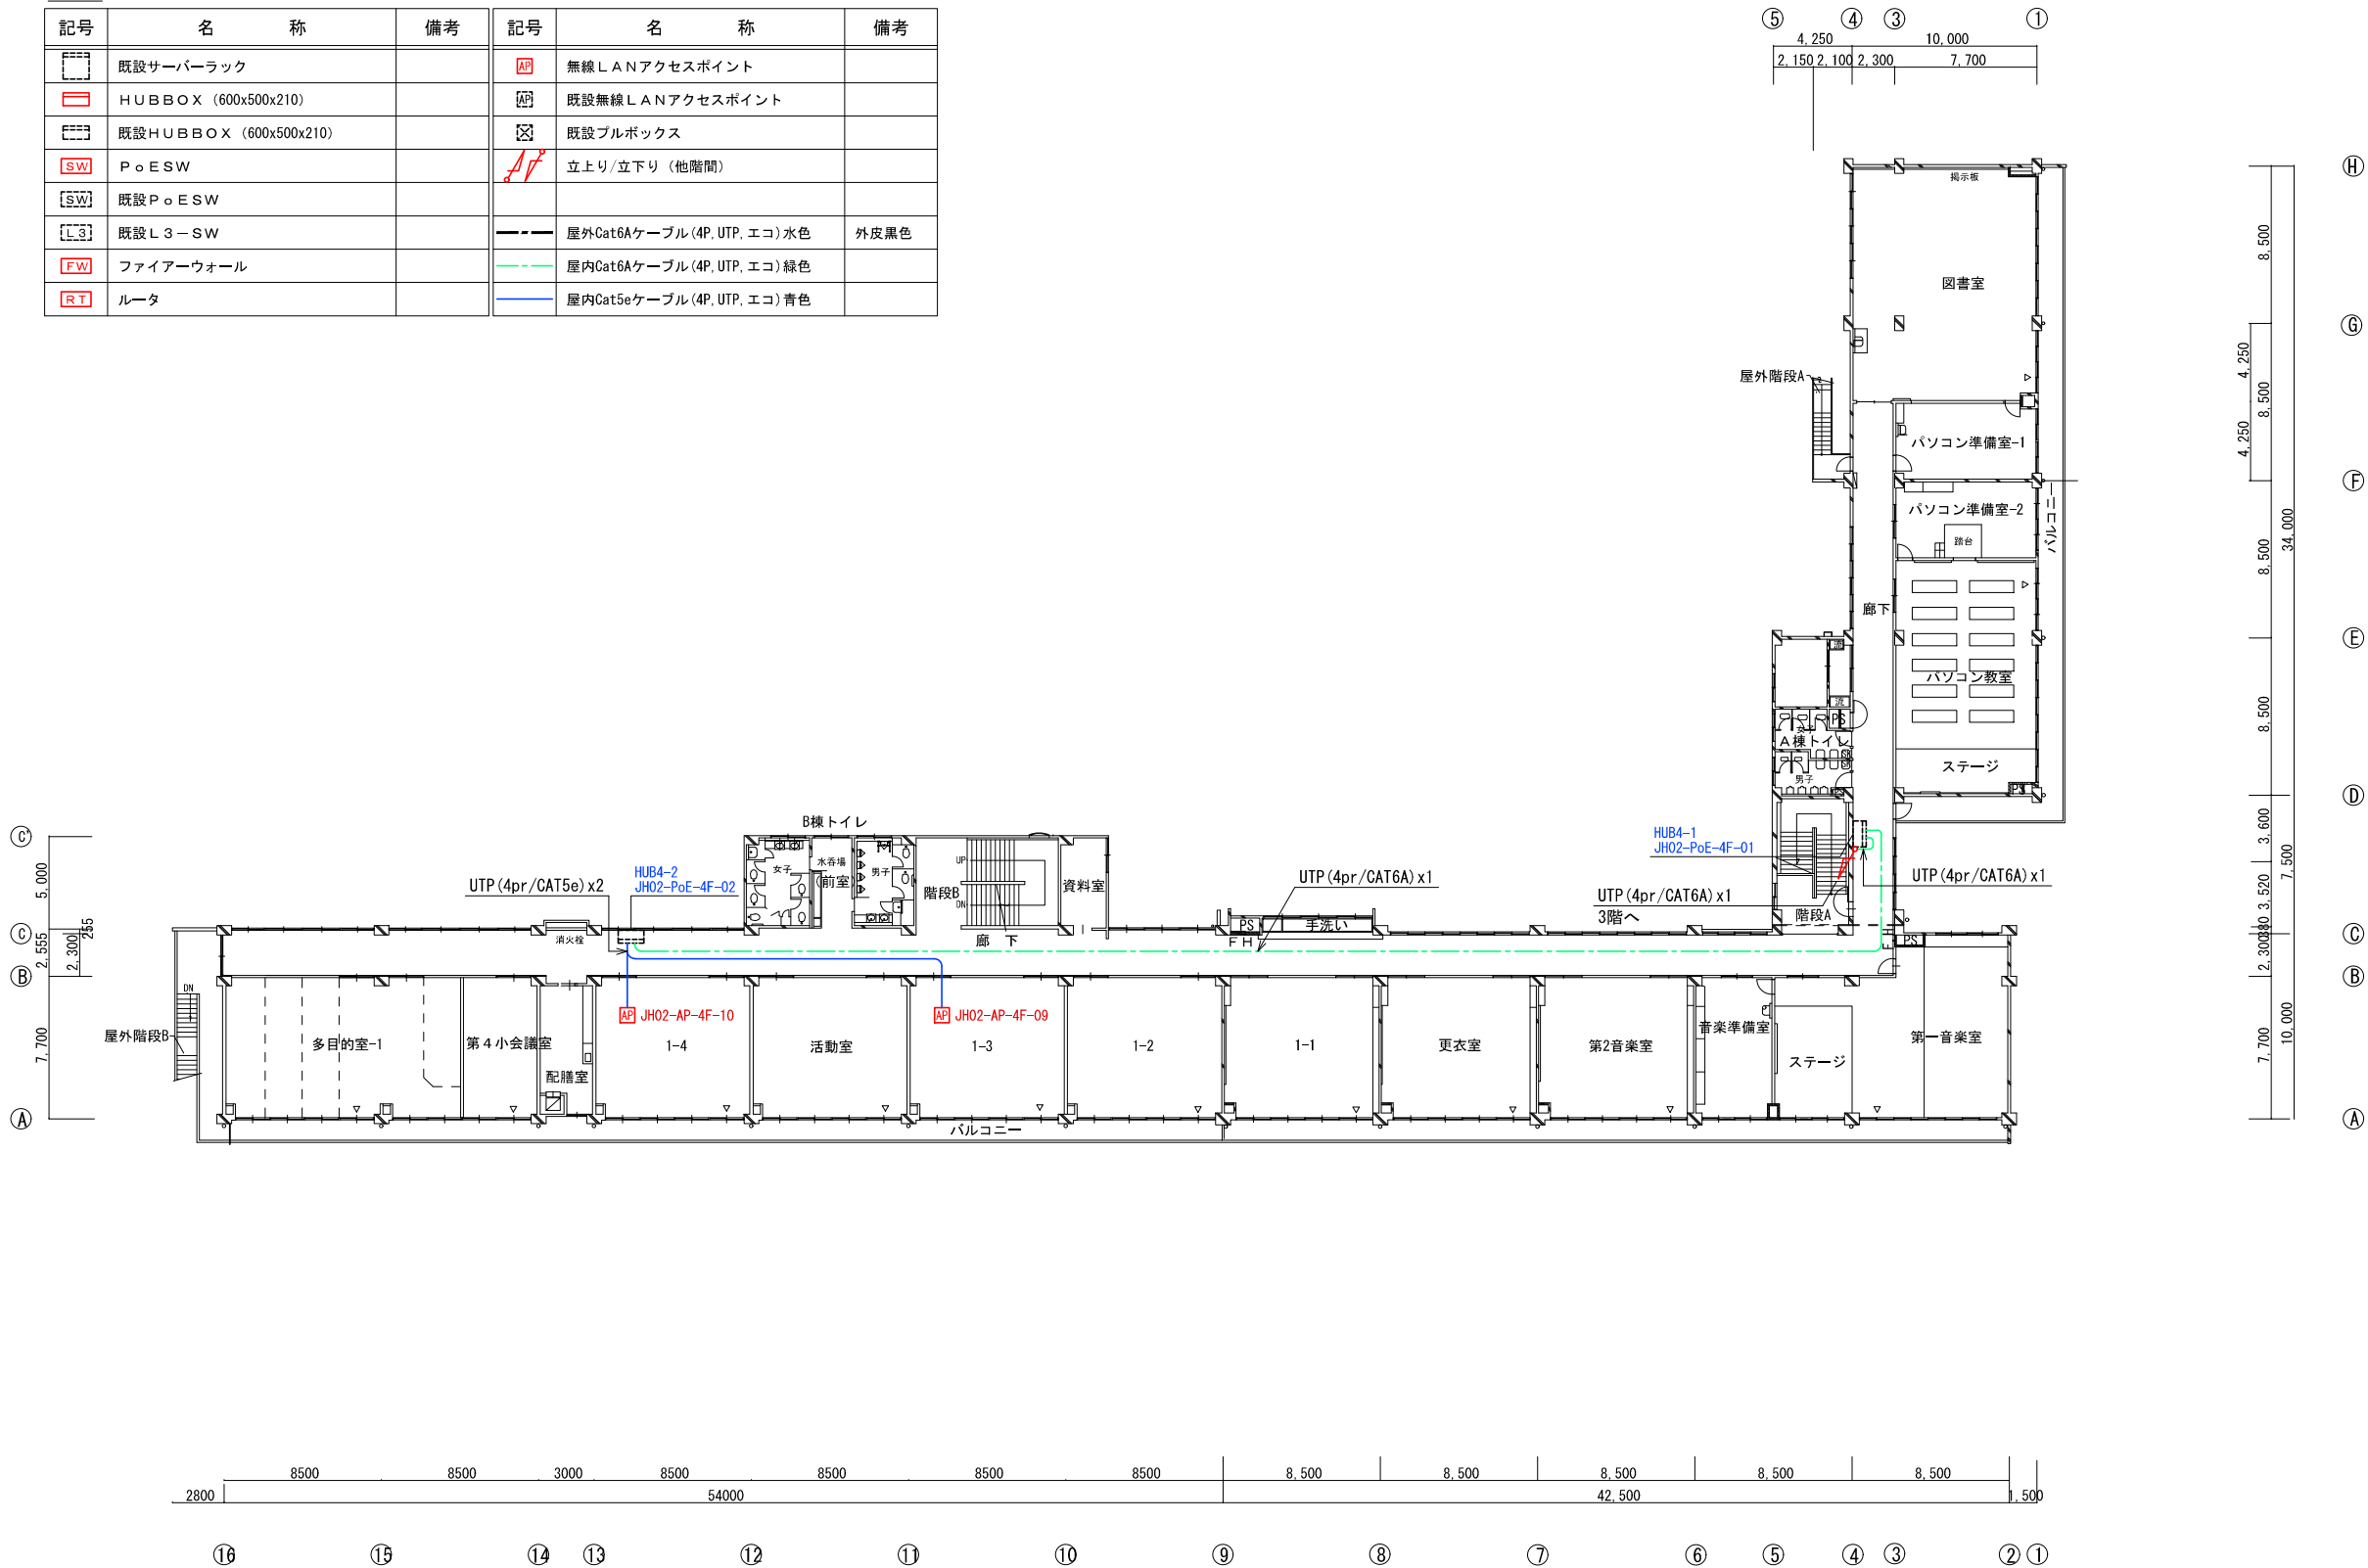

訂正					

住友電設株式会社

日付 令和2年10月31日 平成21年3月時点	縮尺 A3:1/400	工事名称 志木市立小・中学校 情報通信ネットワーク機器環境施設整備工事	図面番号
		図面名称 志木第二中学校 4階配線図	整理番号 10-004